

Comune di PINEROLO
Città Metropolitana di Torino

INTERVENTI DI ADEGUAMENTO E DI ADATTAMENTO FUNZIONALE DEGLI SPAZI E DELLE AULE DIDATTICHE IN CONSEGUENZA DELL'EMERGENZA SANITARIA DA COVID-19

PROGETTO DEFINITIVO/ESECUTIVO
ISTITUTO COMPRENSIVO 1
SCUOLA PRIMARIA GIOVANNI XXIII

STATO DI FATTO DI PROGETTO E SOVRAPPOSIZIONI

Via Serafino n. 1
 C.T.: F. 60 n. 518
 Area di P.R.G.C. B4.9

RICHIEDENTE Comune di Pinerolo
 Piazza Vittorio Veneto n. 1 - 10064 Pinerolo (TO)

PROGETTISTA Arch. Lorenzo BONINO
 Via Cesare Battisti n. 3
 10064 - PINEROLO (TO)
 C.F. BNN LNZ 71M13 06740


IL RUP
 Ing. Franco Bocchetto

ELABORATI SCALA ARCHIVIO


ESTRATTO DI MAPPA	1:1500	0233499601_1
ESTRATTO DI PRGC	1:2000	
INDIVIDUAZIONE AREE INTERVENTO	1:2500	DATA
PARTICOLARI INTERVENTO	1:500	Luglio 2020

ELABORATO
 7/14


PIANTA PIANO SEMINTERRATO
 SCALA 1:250

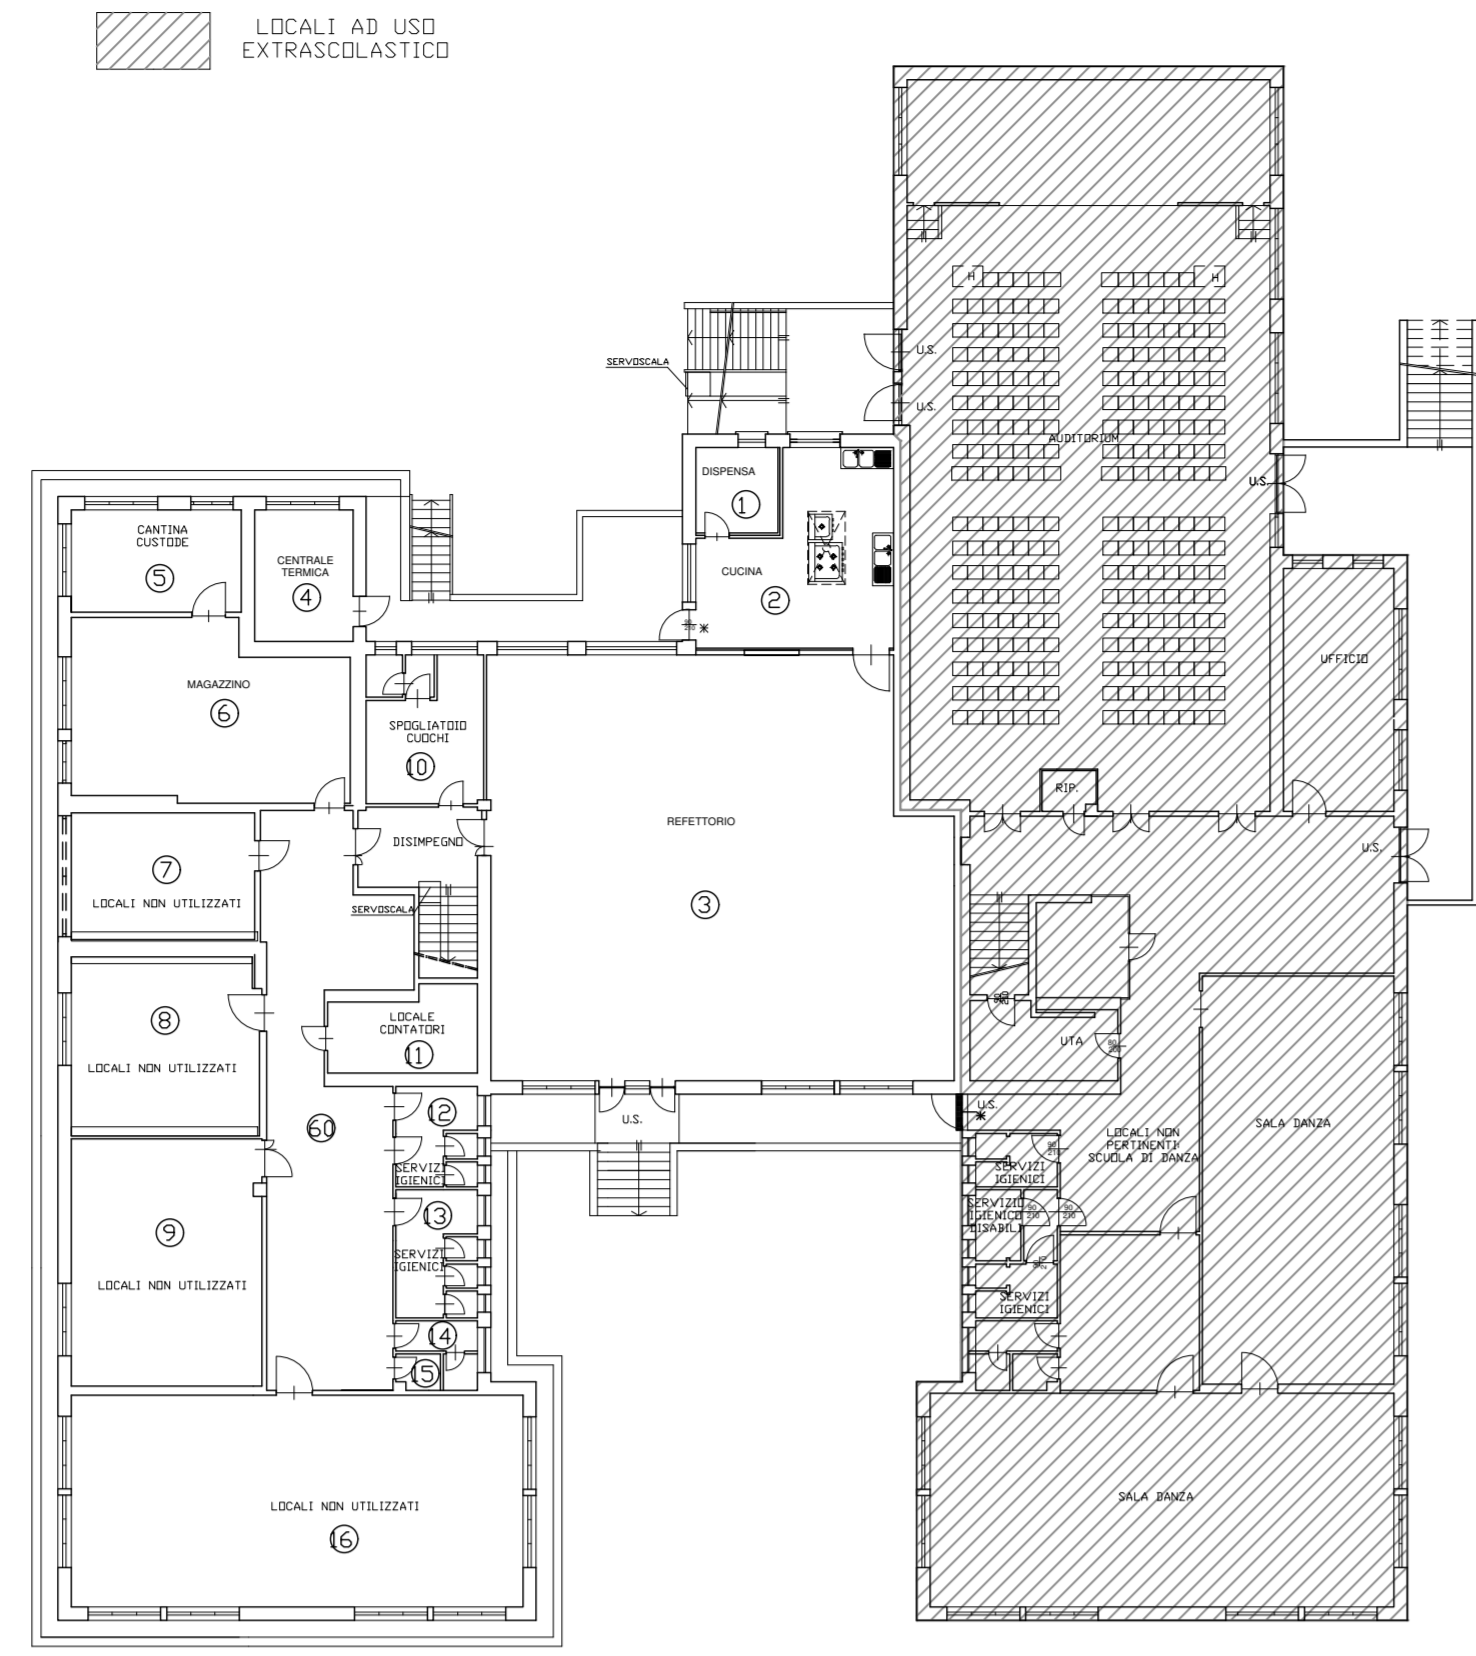


PARTICOLARE 1 - STATO DI FATTO
 SCALA 1:50

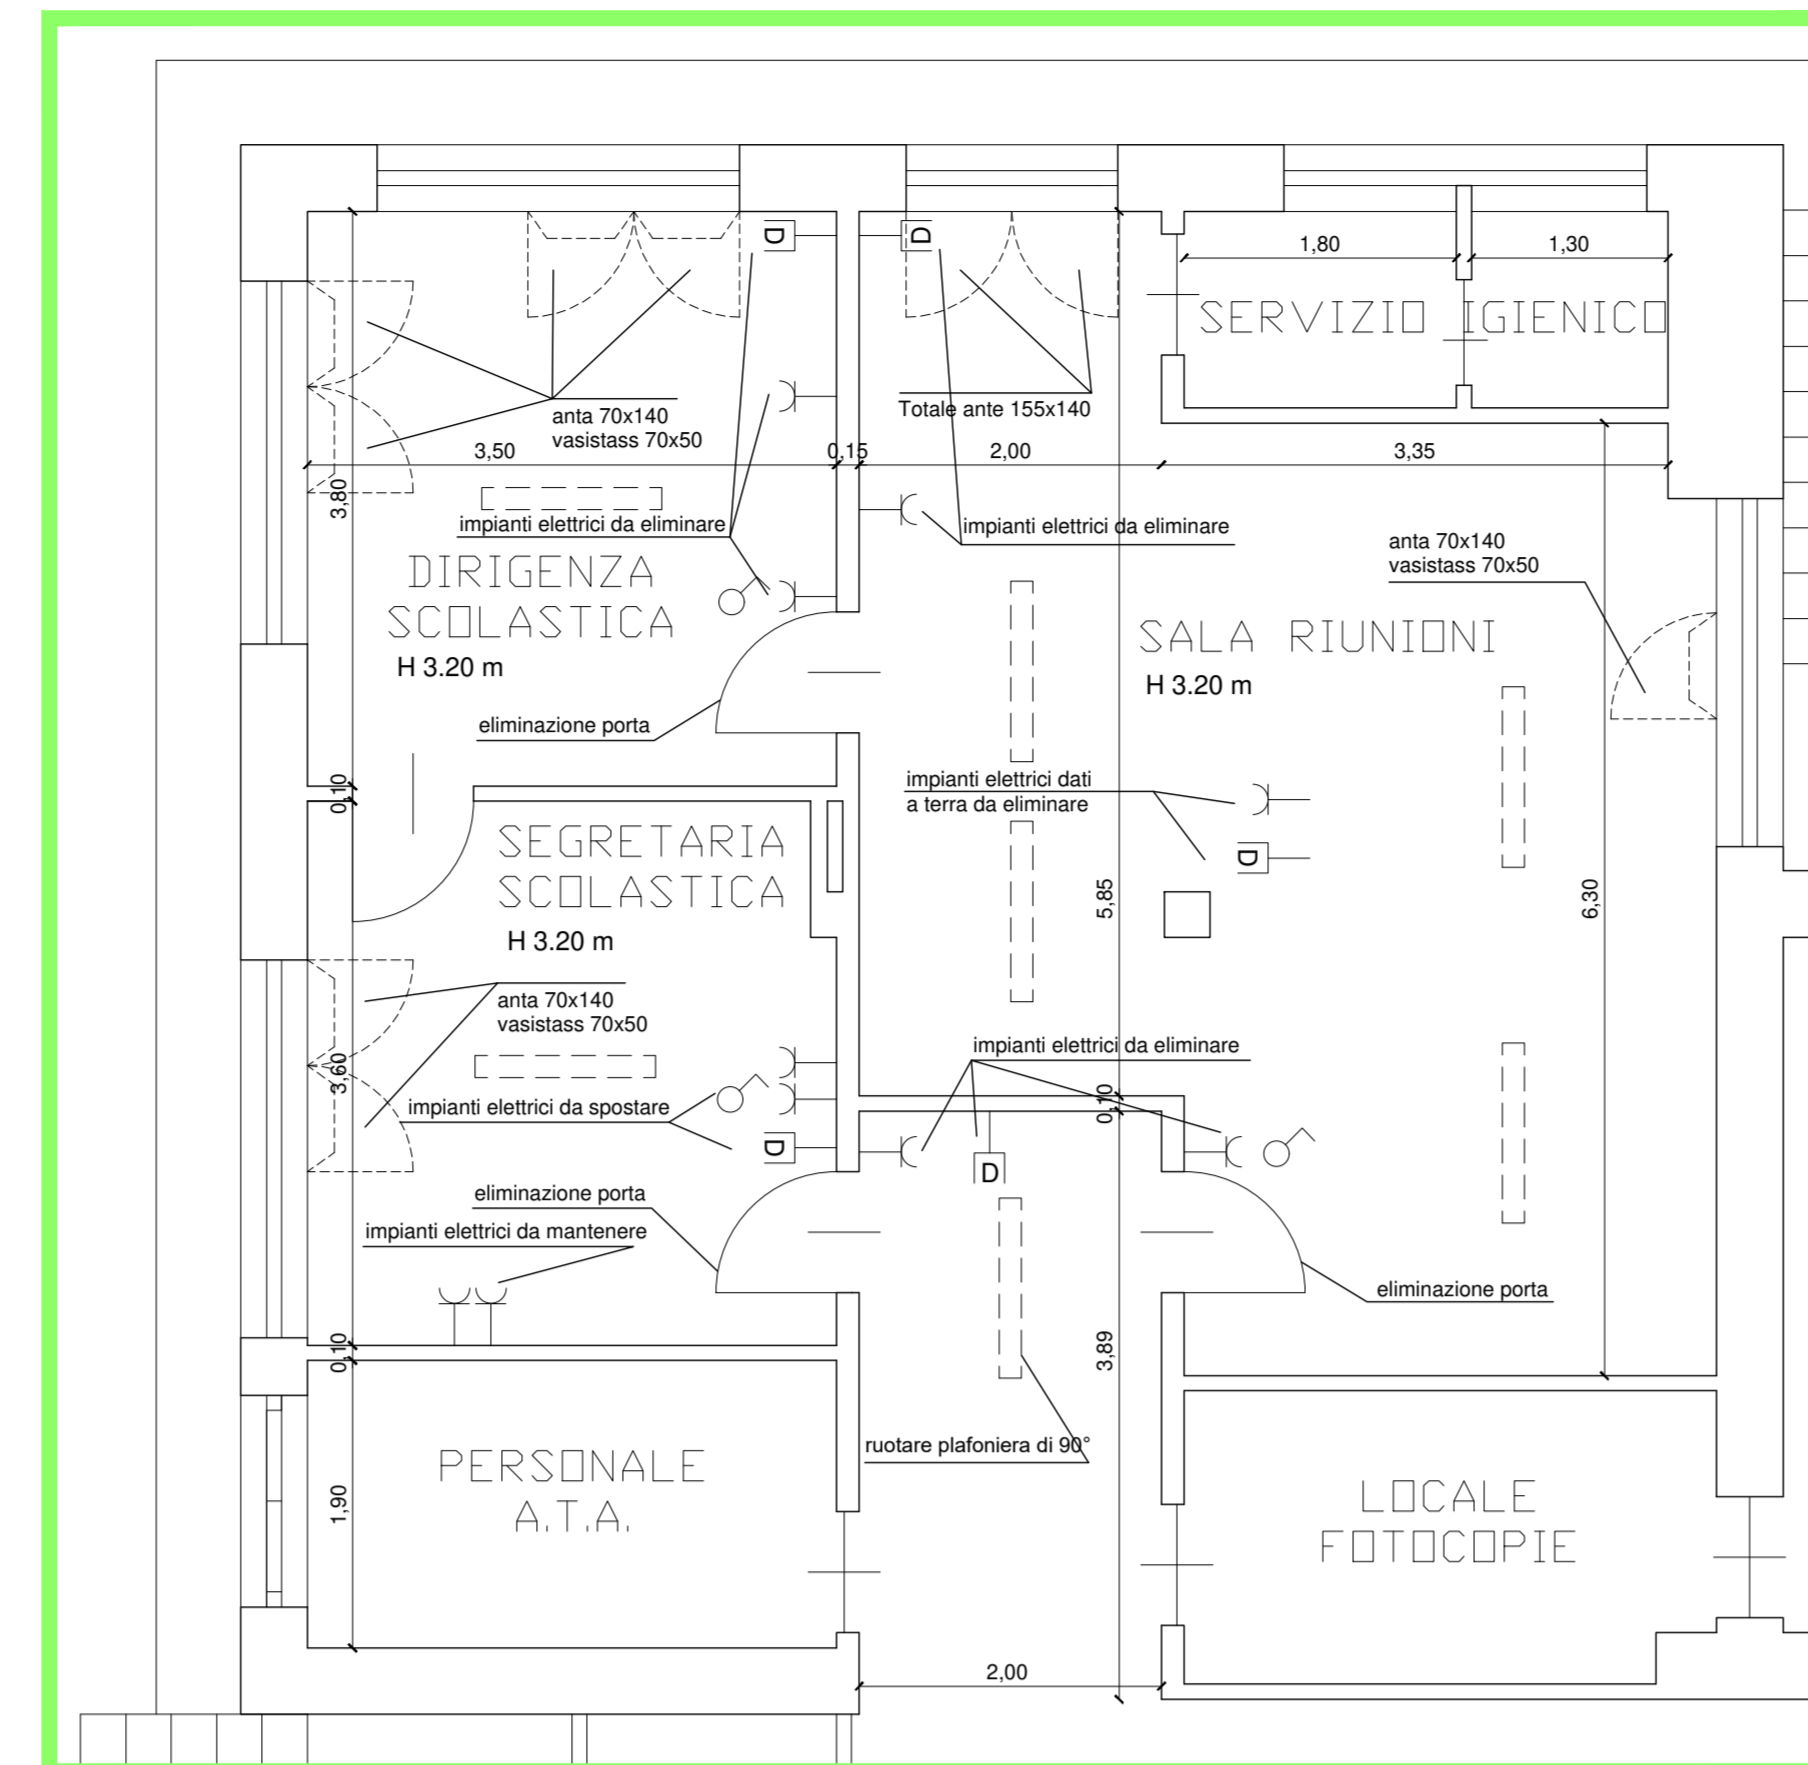


PARTICOLARE 2 - STATO DI FATTO
 SCALA 1:50

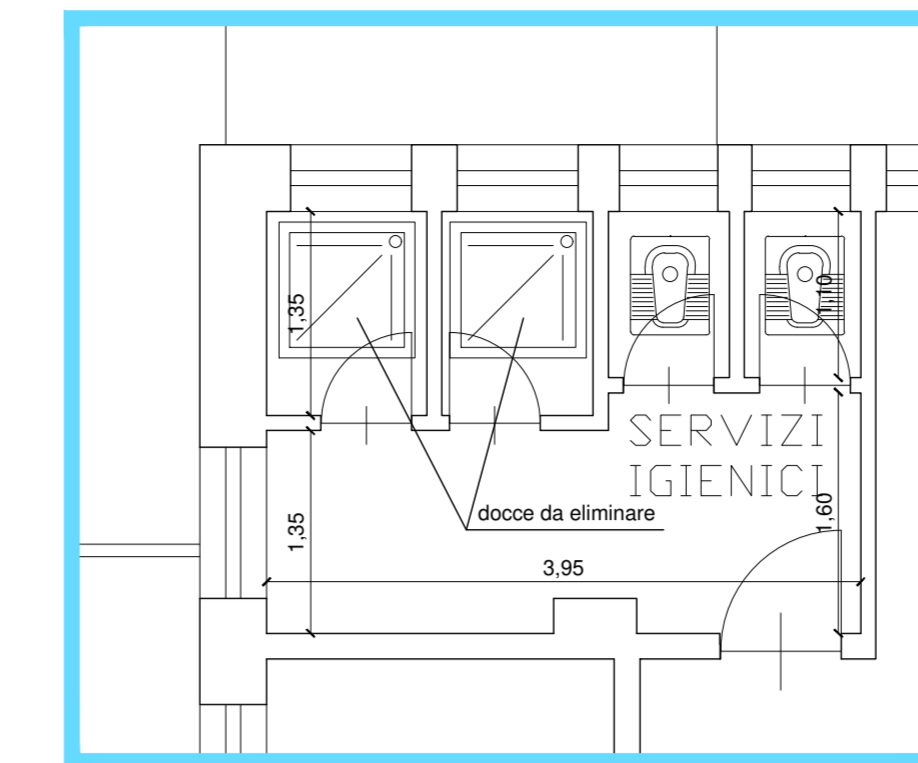


PARTICOLARE 3 - STATO DI FATTO
 SCALA 1:50

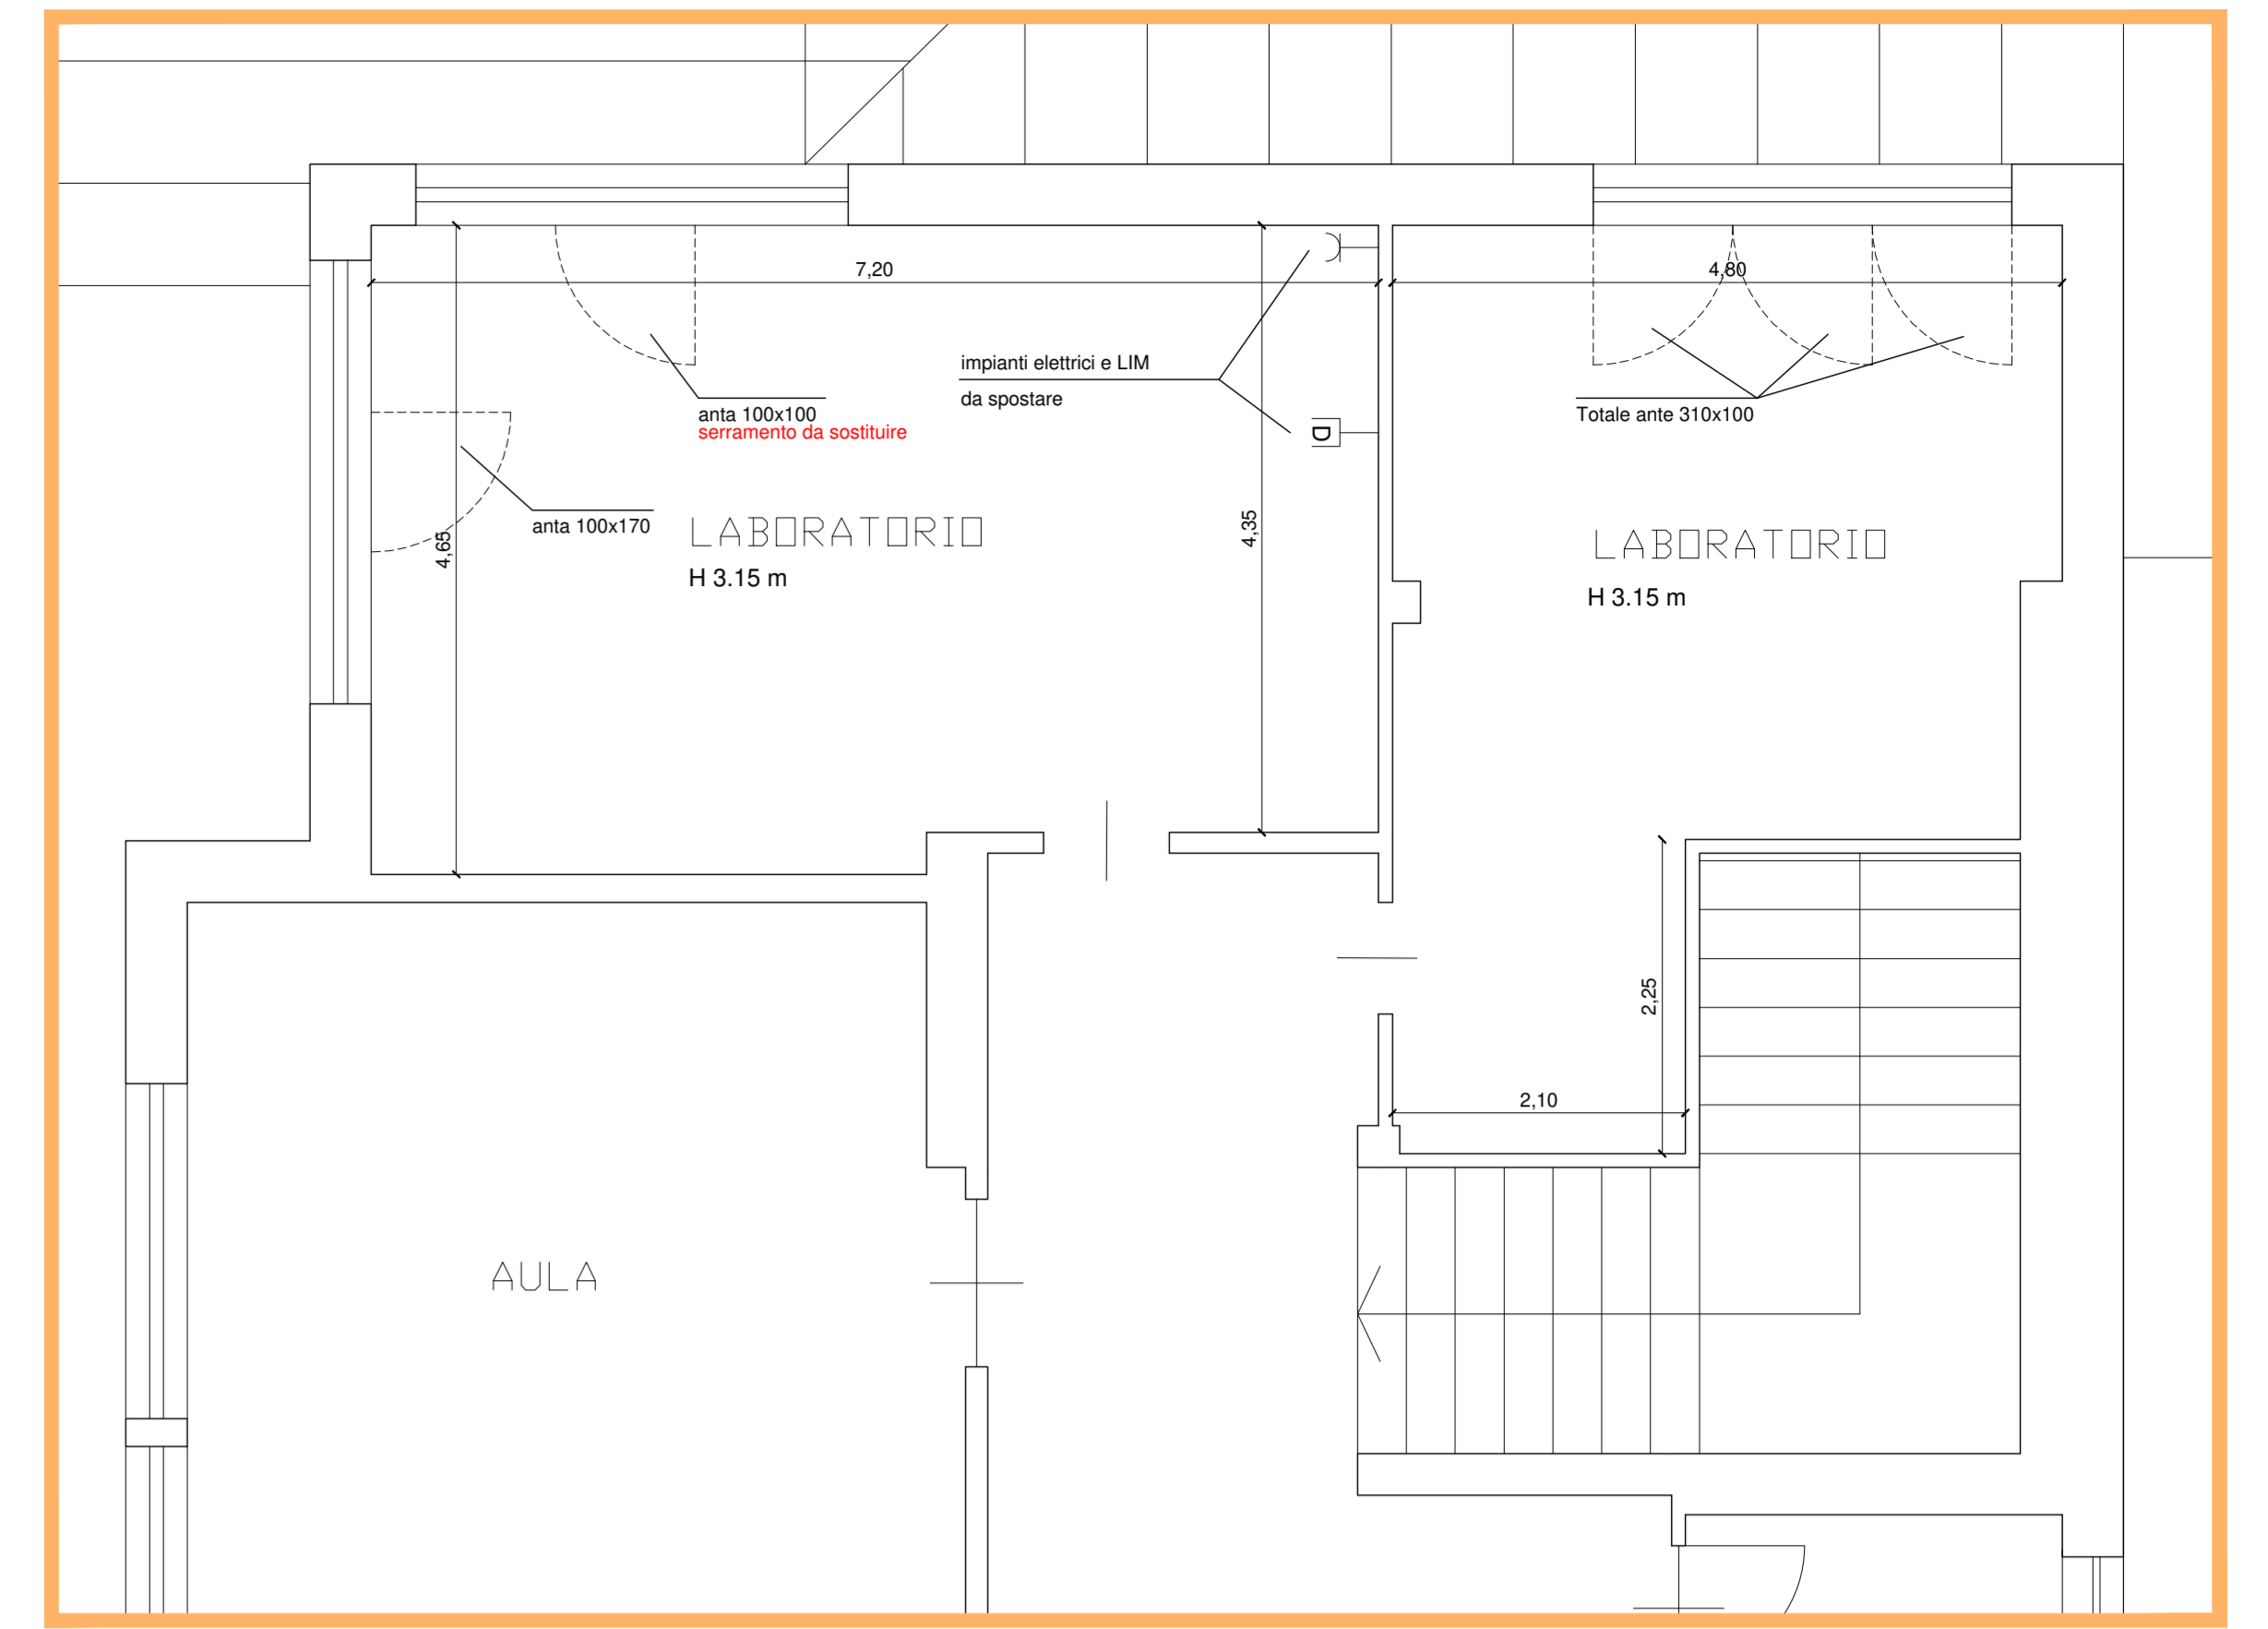


ESTRATTO DI P.R.G.C.
 ZONA B4.9
 SCALA 1:2000

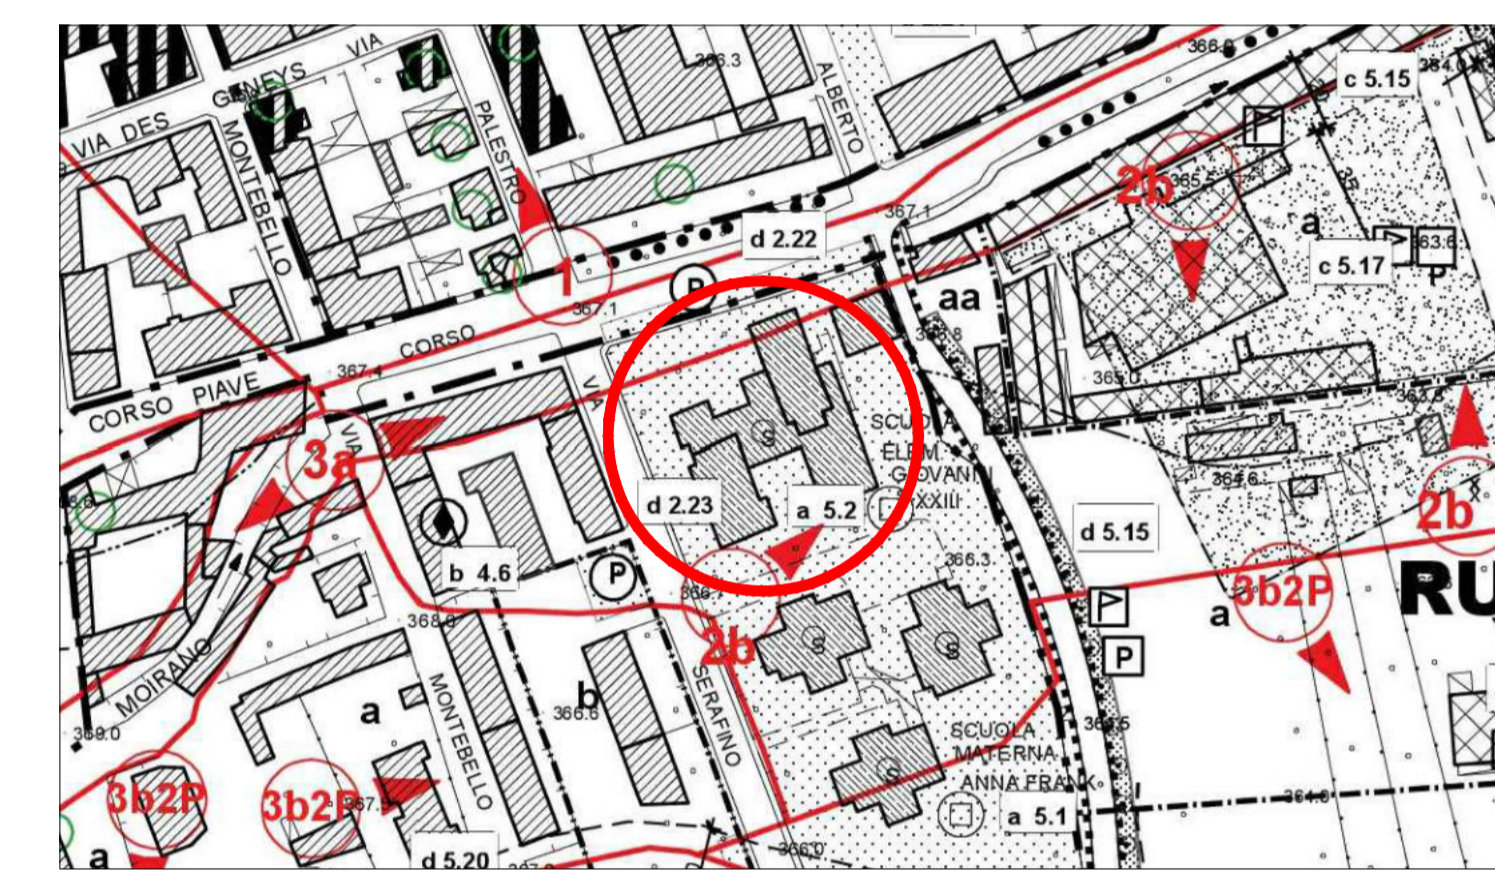


ESTRATTO DI MAPPA
 F. 60 N. 518
 SCALA 1:1500

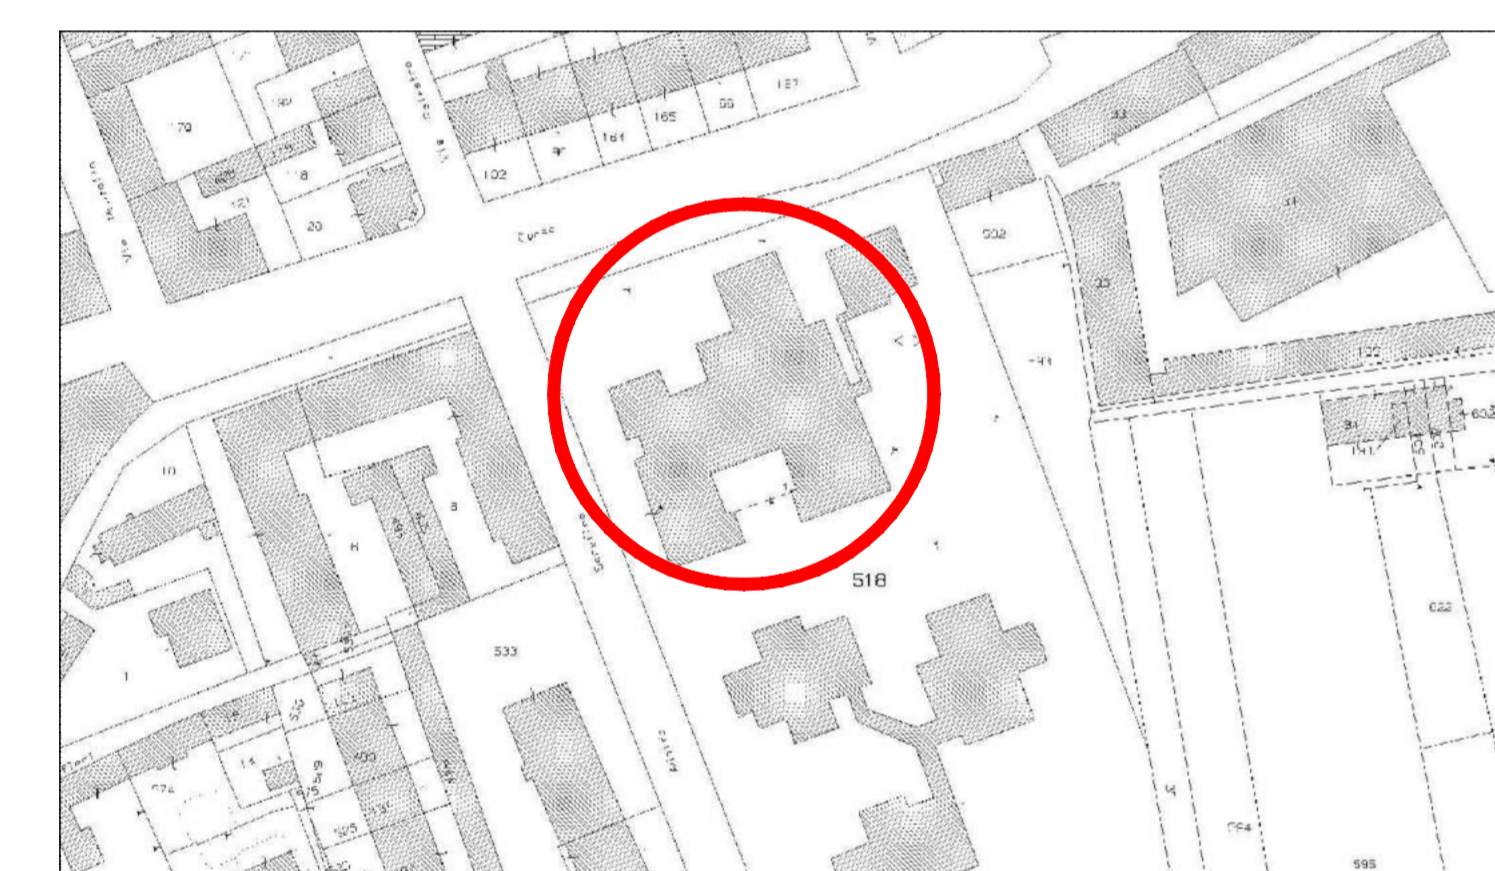


PIANTA PIANO RIALZATO
 SCALA 1:250

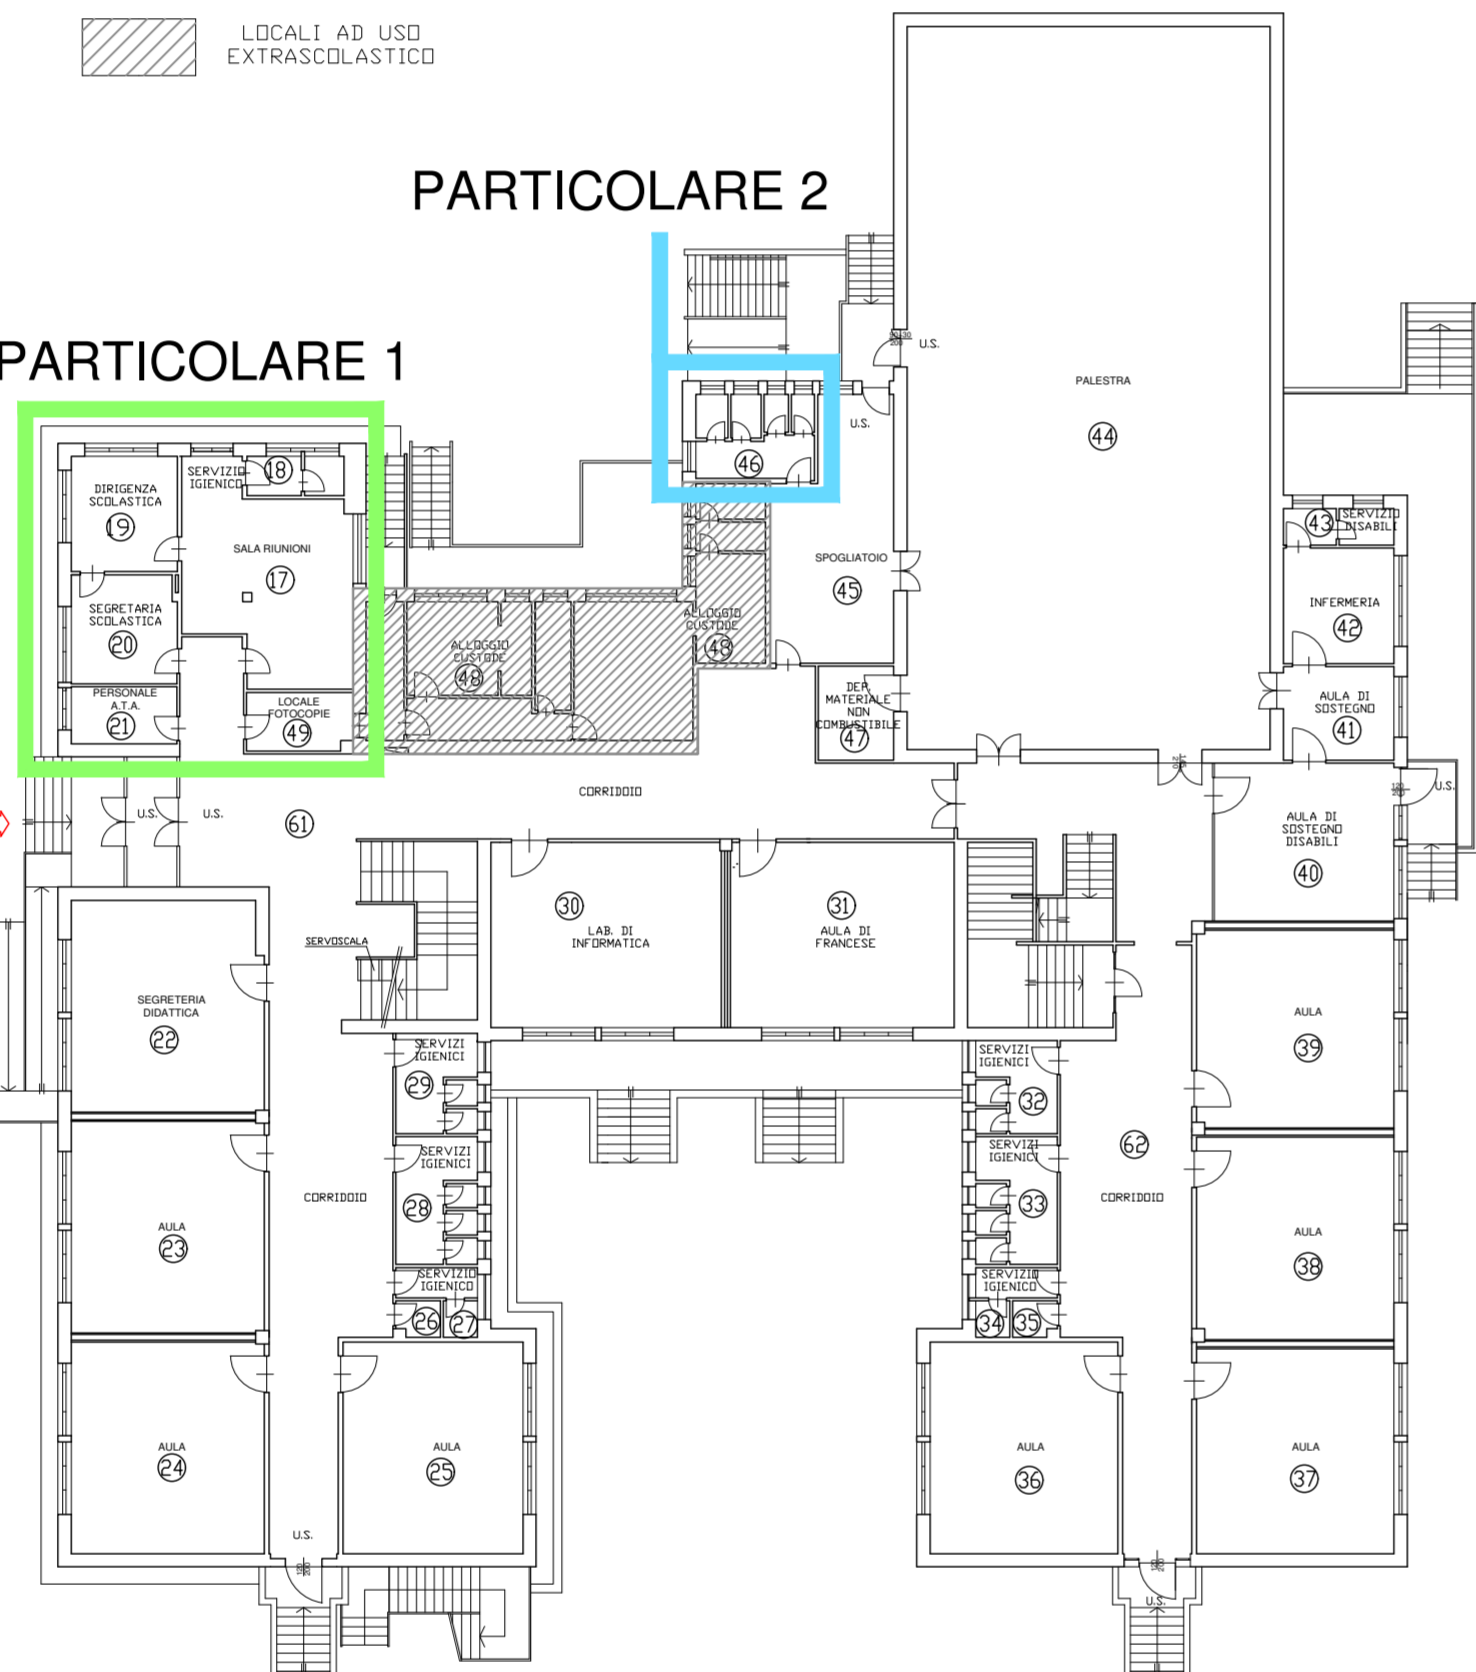


PARTICOLARE 1 - PROGETTO
 SCALA 1:50

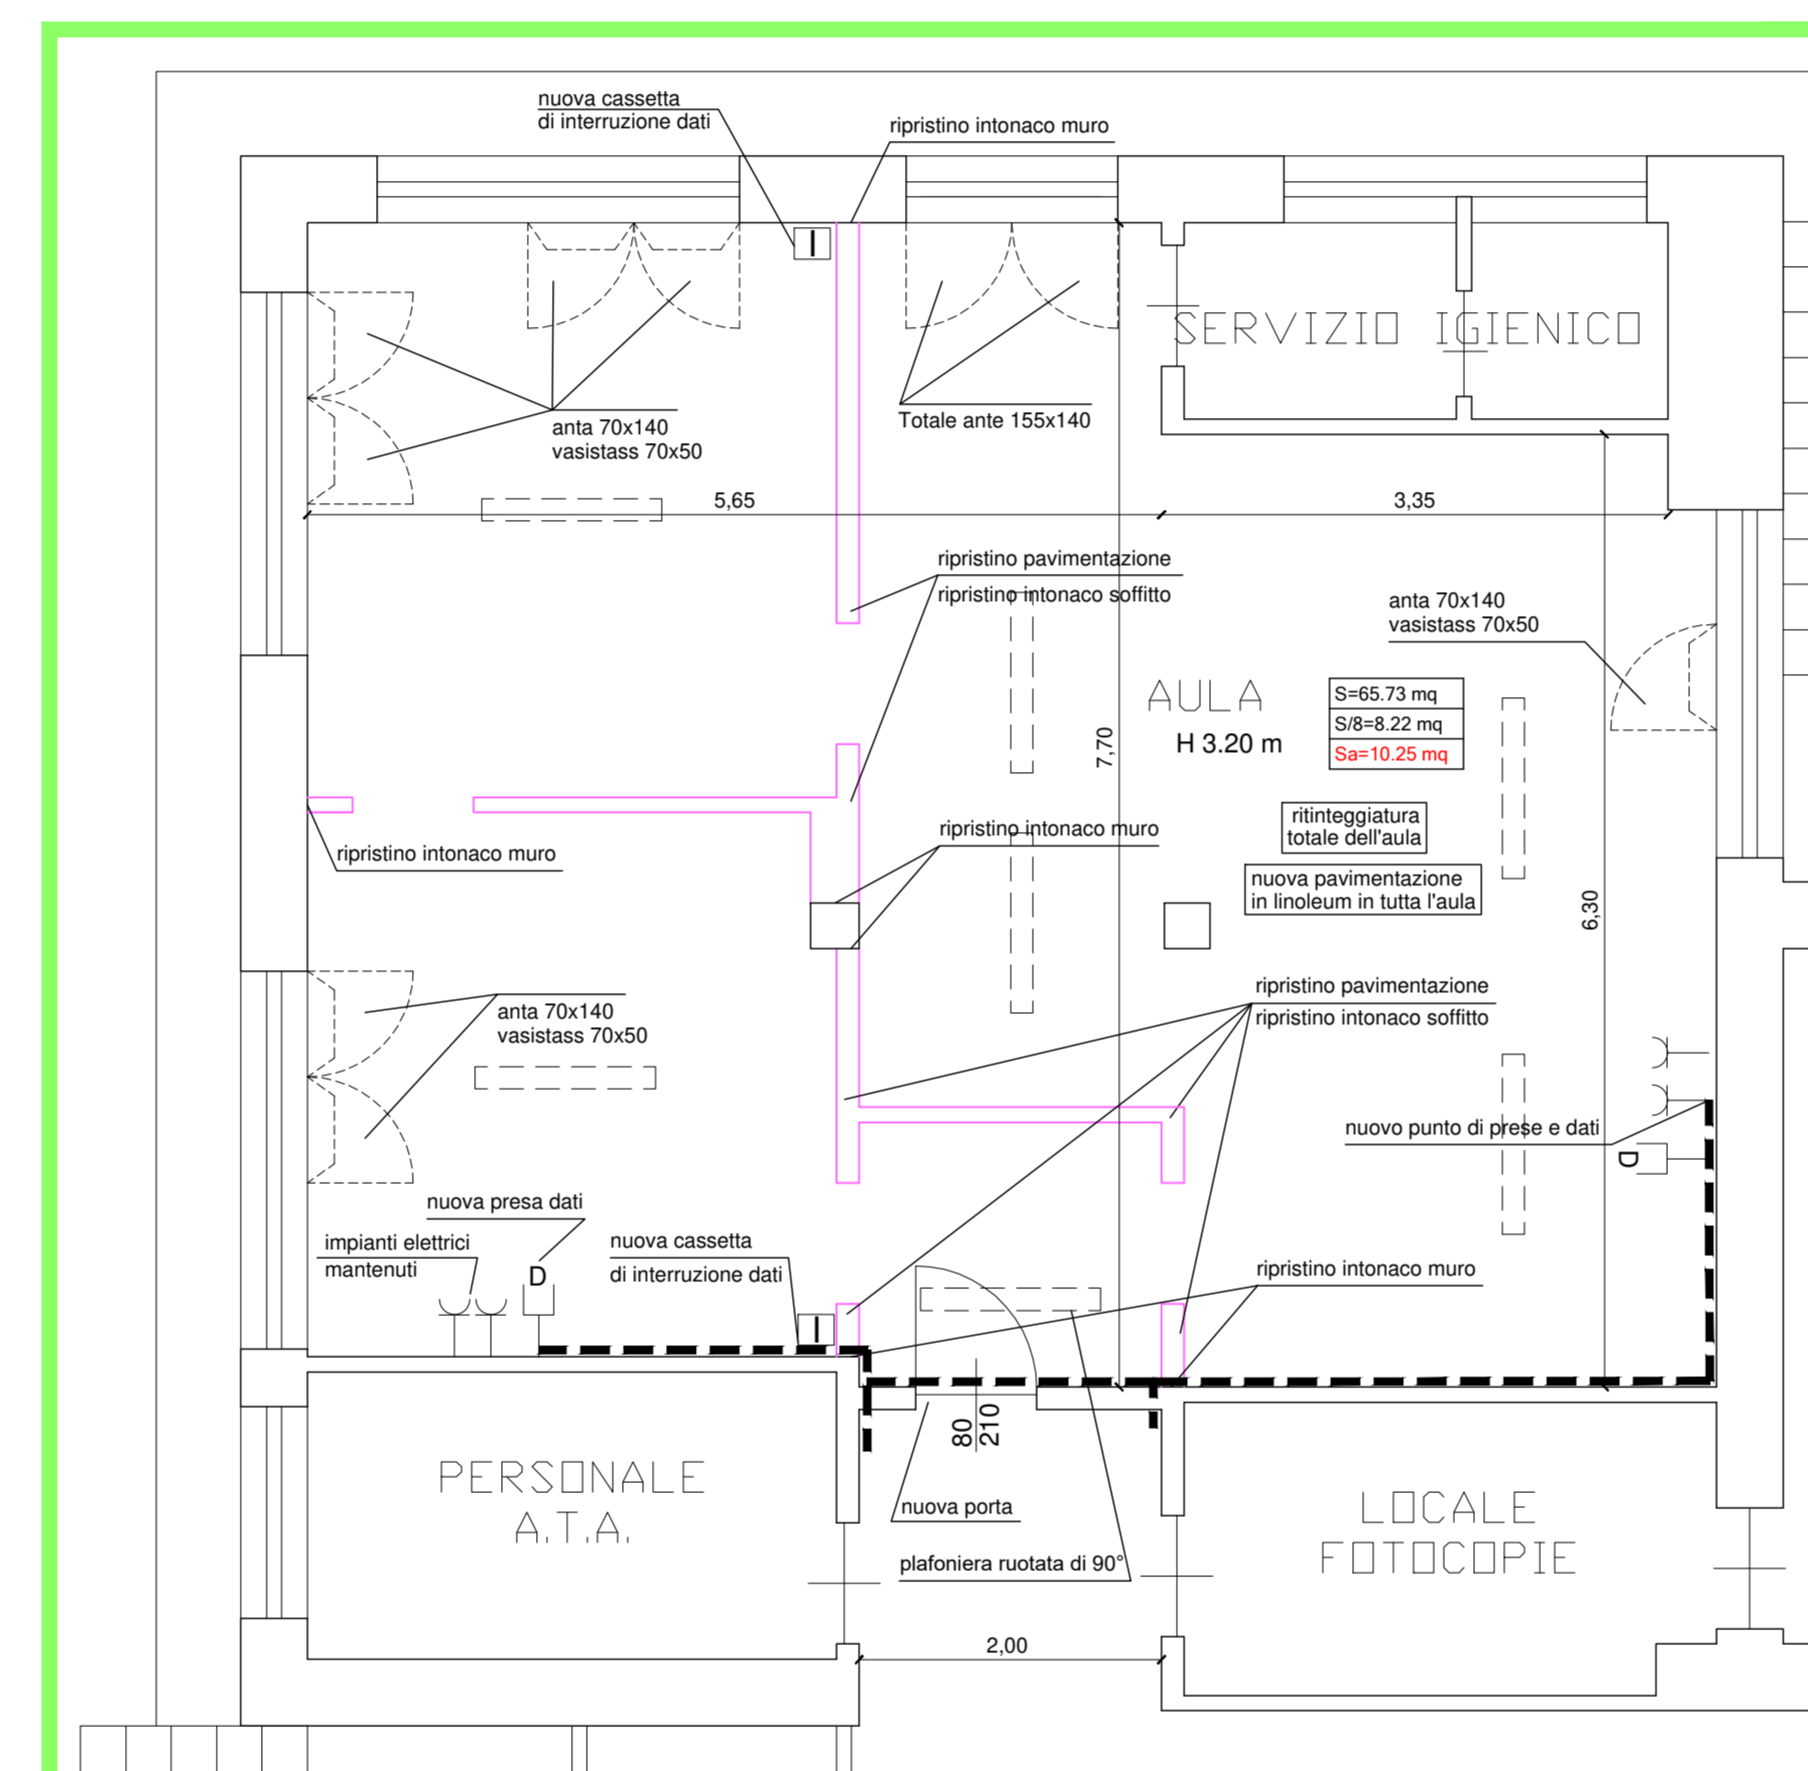

PARTICOLARE 2 - PROGETTO
 SCALA 1:50

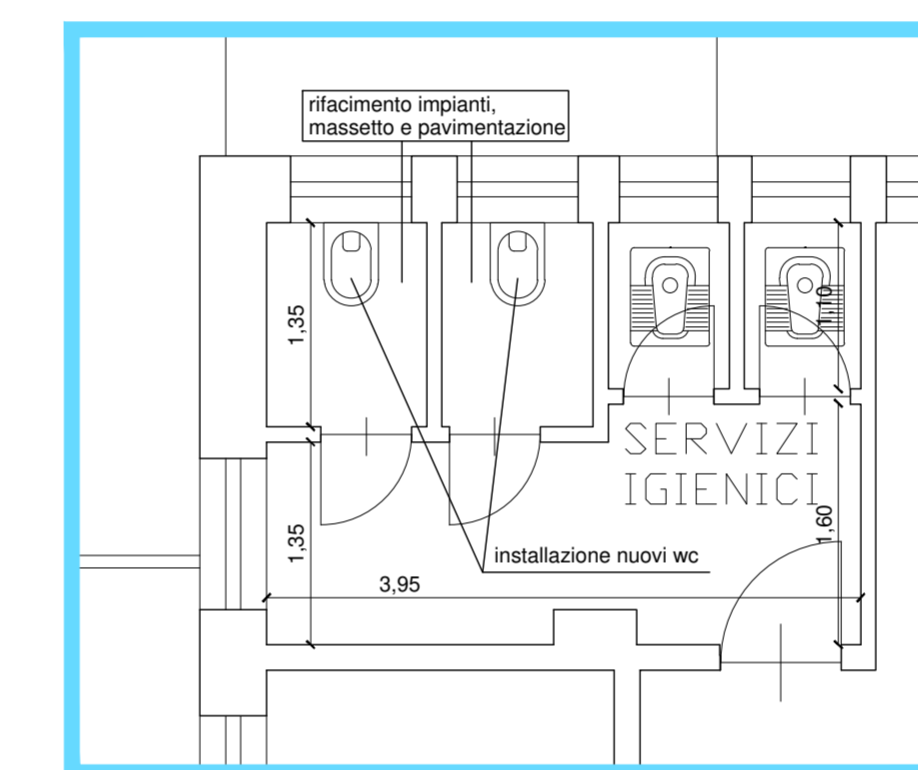

PARTICOLARE 3 - PROGETTO
 SCALA 1:50

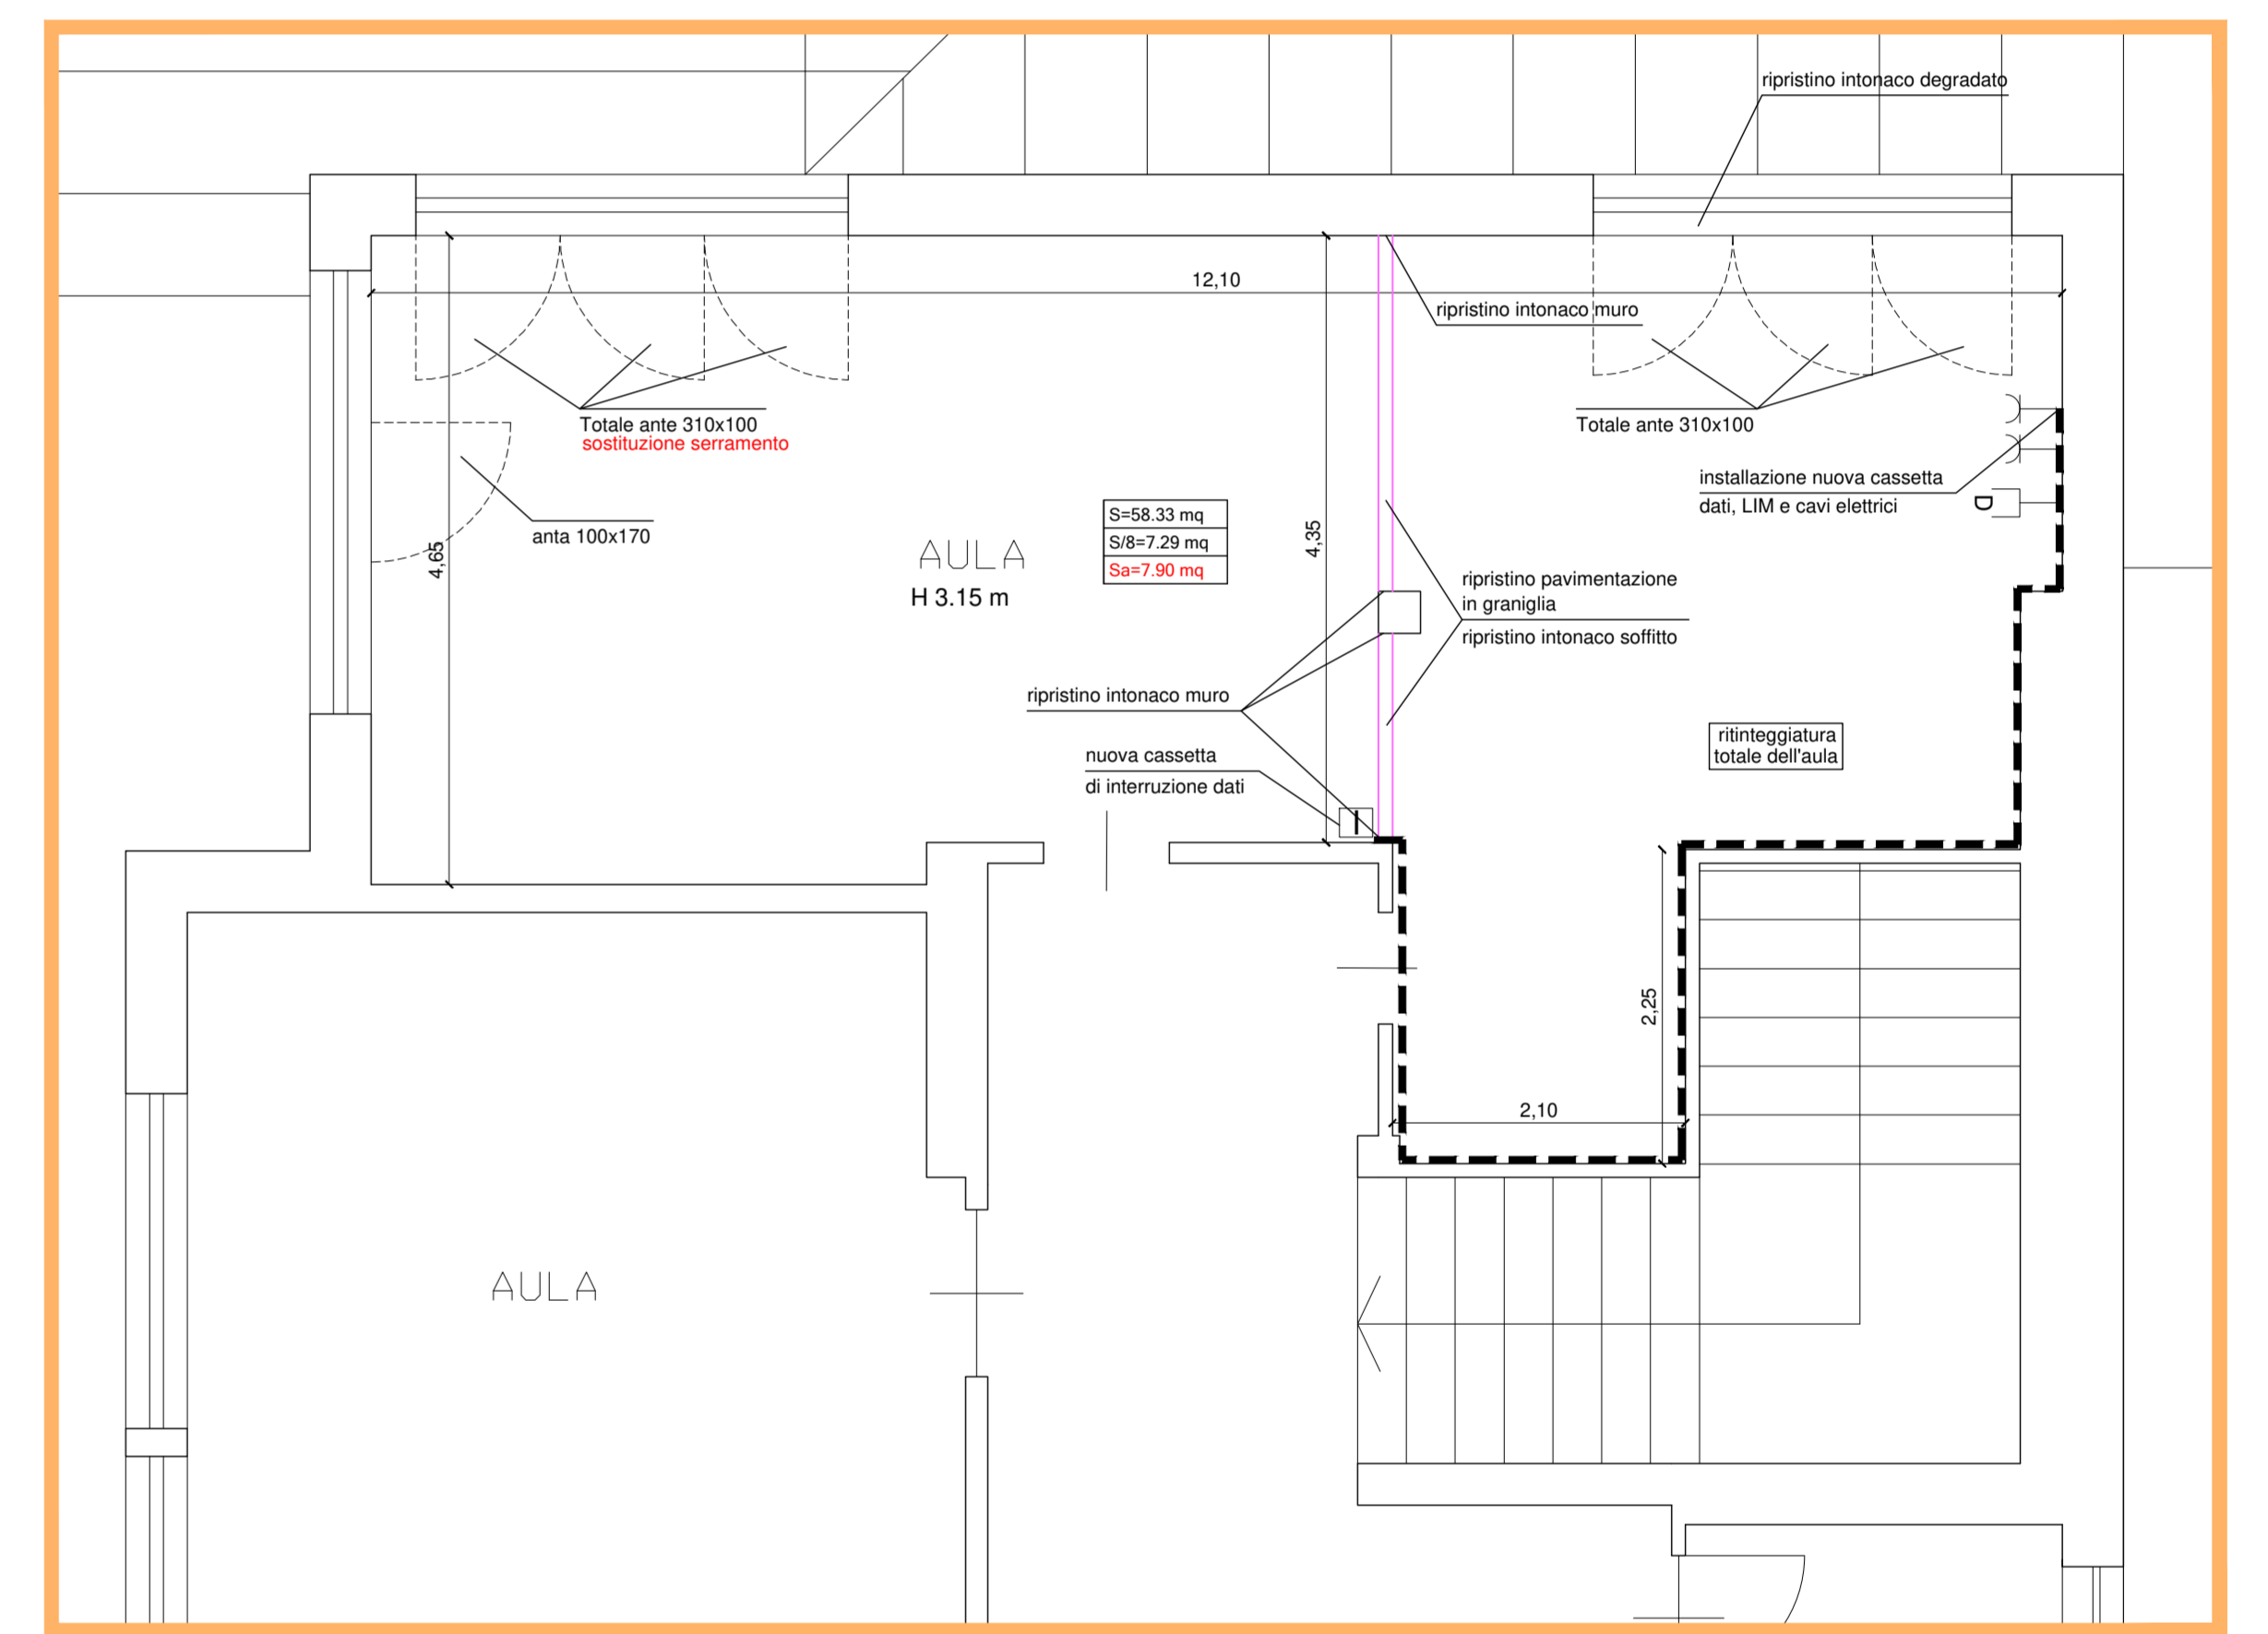

In conseguenza all'ampliamento e alle modifiche di alcuni locali, vengono sostituiti i sanitari per verificare l'aerazione delle aule.


LEGENDA IMPIANTI

- Presse 10/16 A/220
- Presse dati
- Interruttore
- Radiatore
- Cassetta con punto di interruzione cavi elettrici e dati
- Linea elettrica e dati in progetto


DEMOLIZIONI (Yellow hatched)

NUOVE COSTRUZIONI (Red hatched)


PIANTA PIANO PRIMO
 SCALA 1:250

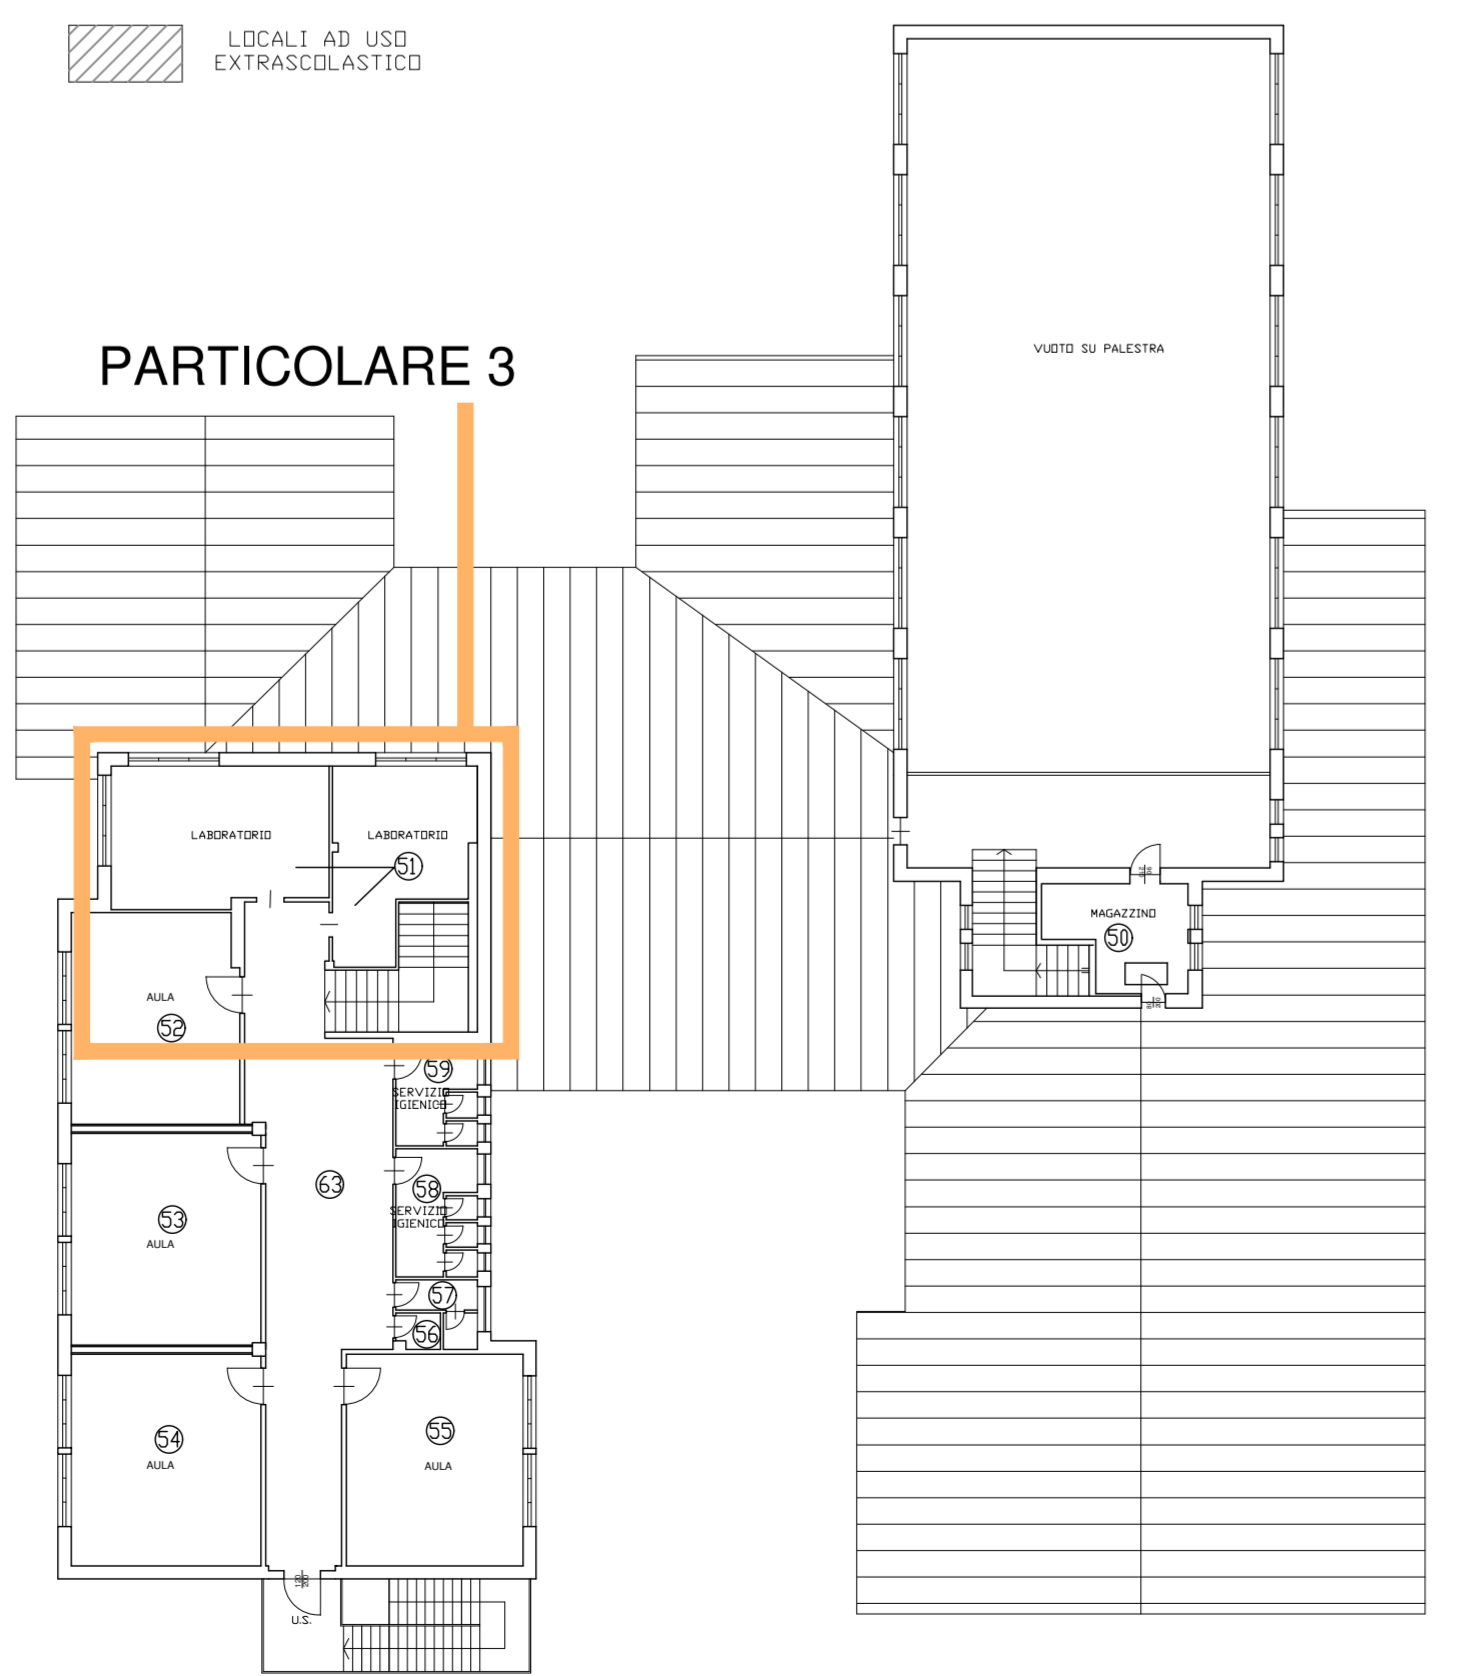

PARTICOLARE 1 - SOVRAPPOSIZIONI
 SCALA 1:50

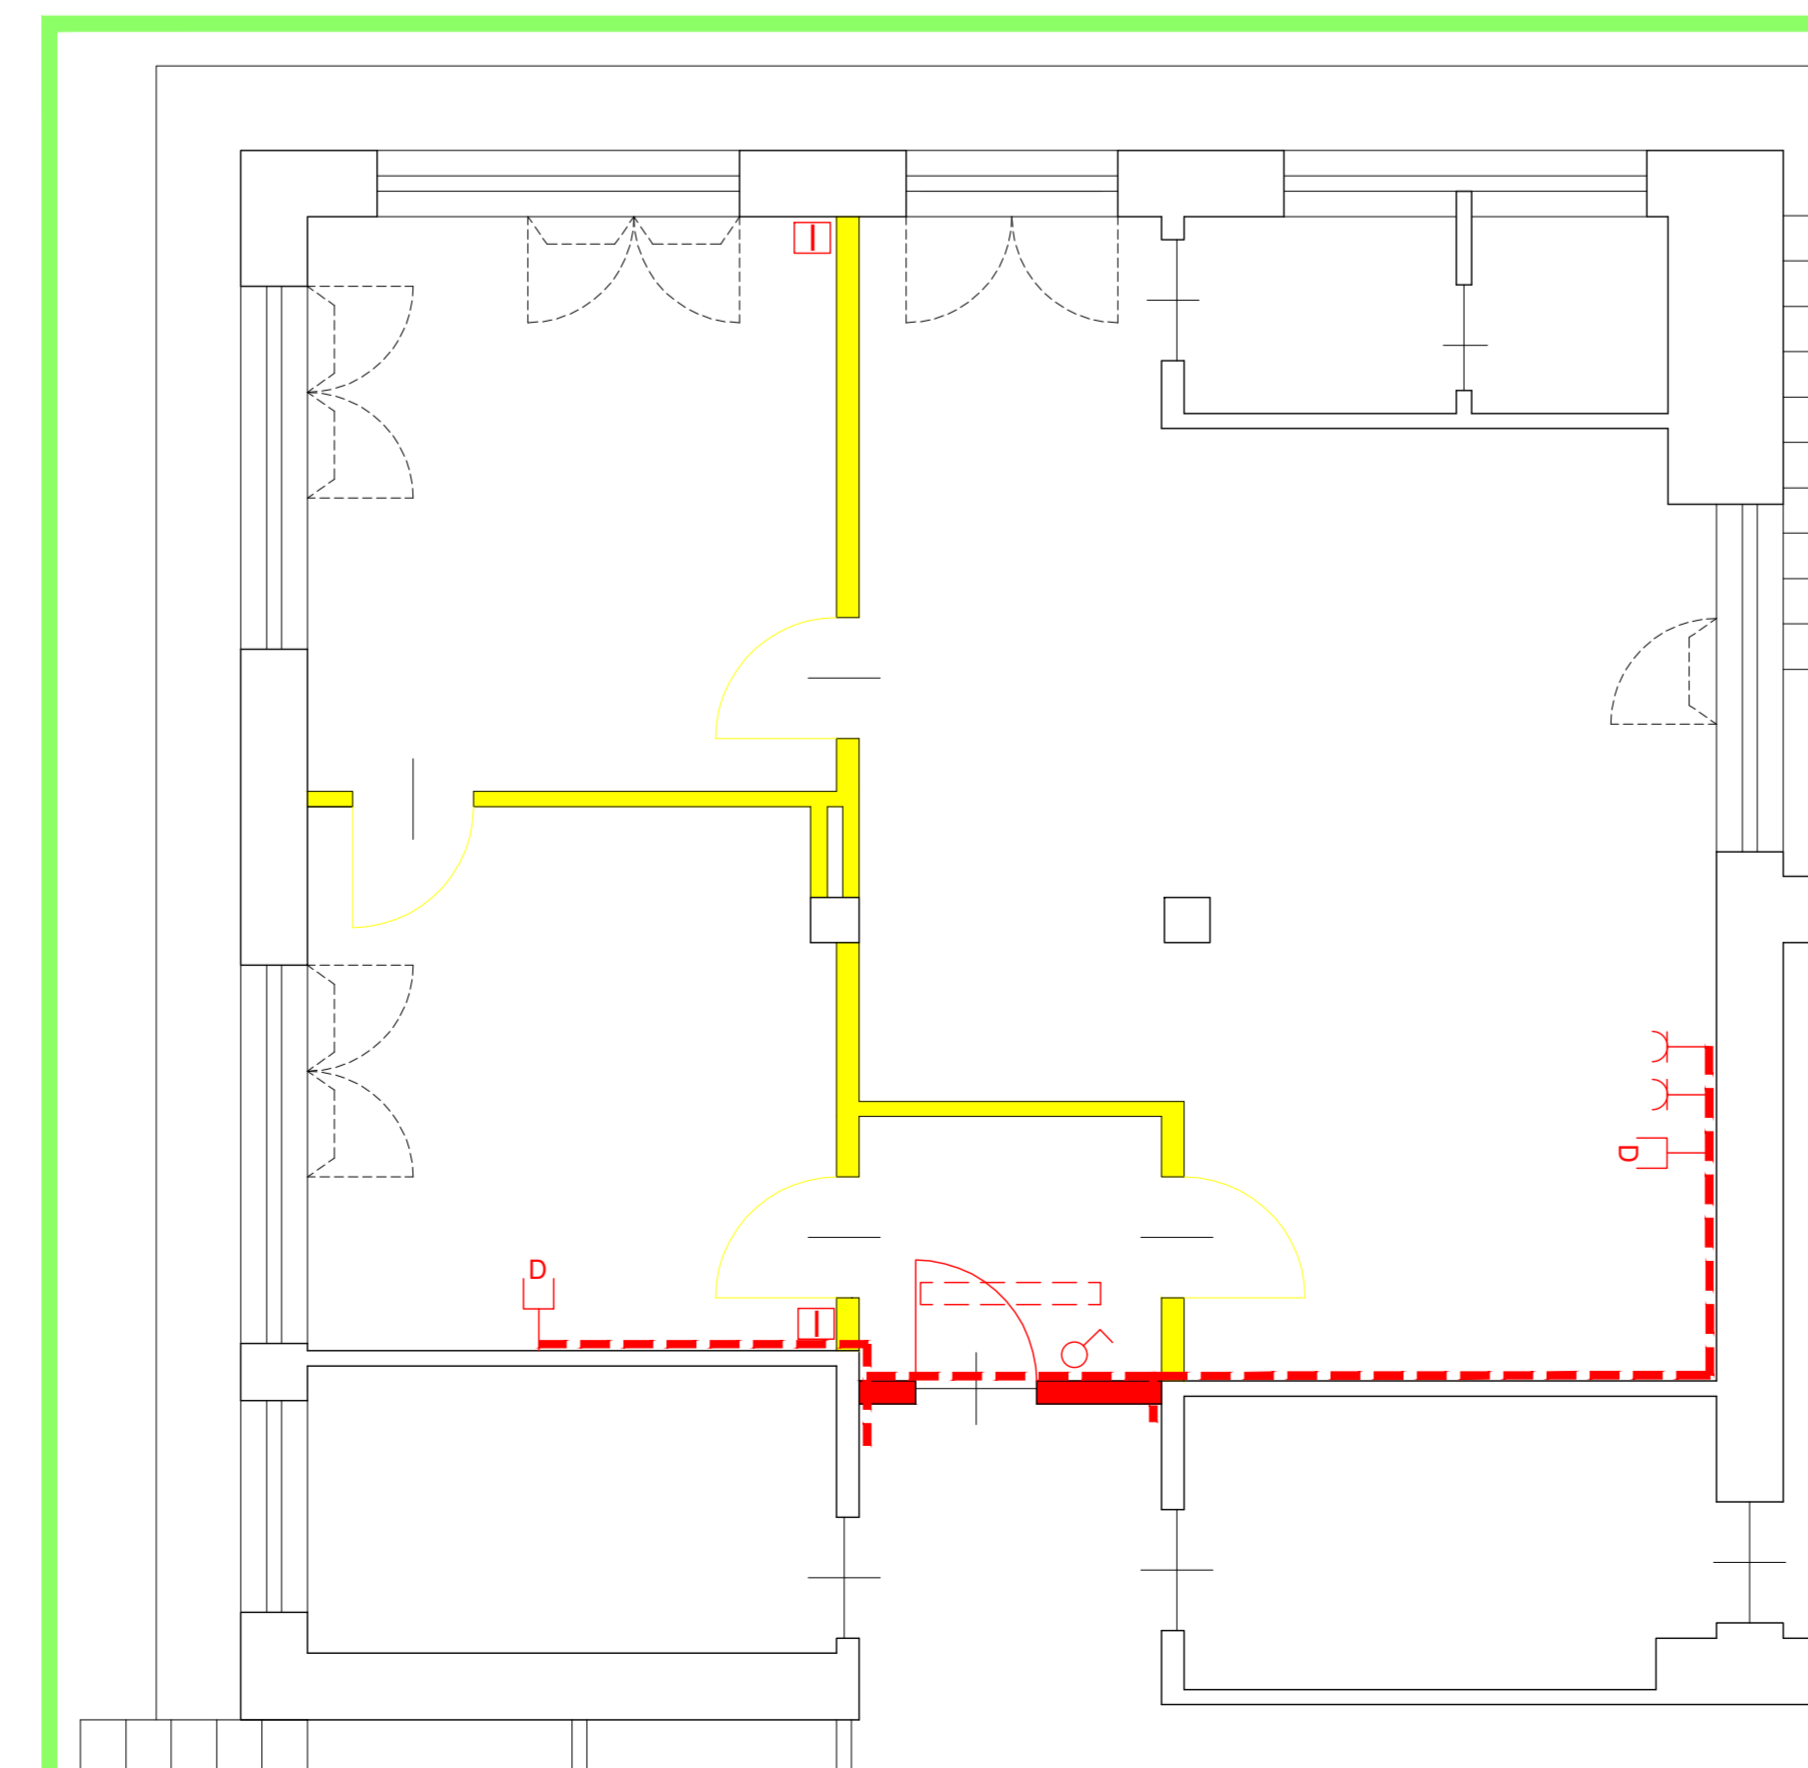

PARTICOLARE 2 - SOVRAPPOSIZIONI
 SCALA 1:50

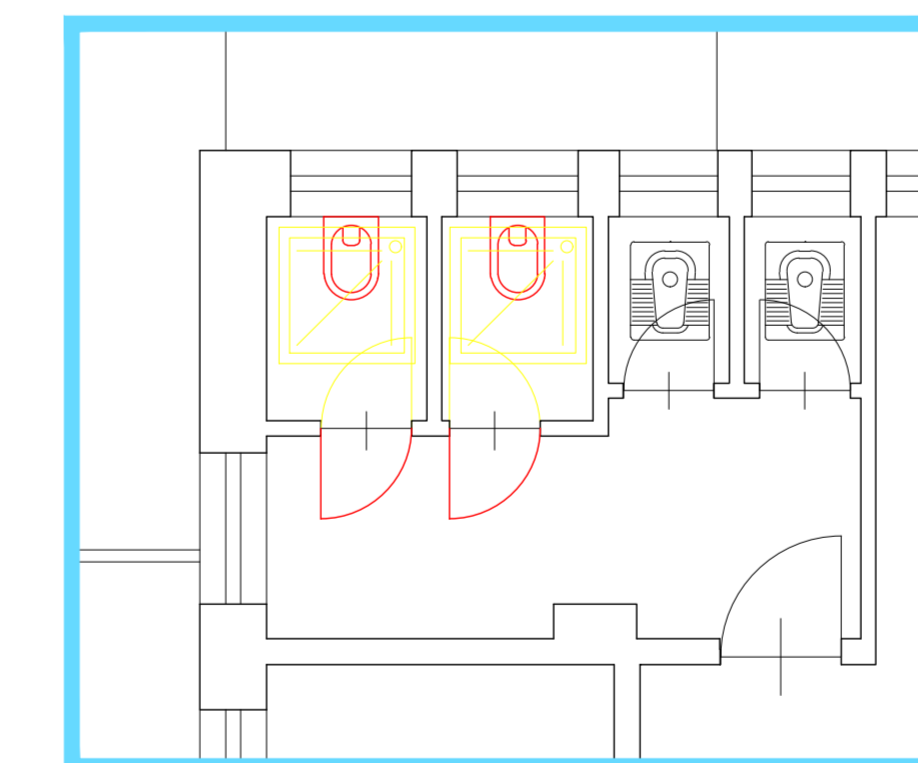

PARTICOLARE 3 - SOVRAPPOSIZIONI
 SCALA 1:50

